

CONSELHO REGIONAL DE CONTABILIDADE DO  
RIO GRANDE DO SUL

RETIFICAÇÃO

PREGÃO ELETRÔNICO Nº 03/2014

Retifico o instrumento convocatório acerca da obrigatoriedade da vistoria técnica para fins de habilitação, a qual passa a ser dispensada.

Prevalece, no entanto, a disposição que veda a posterior alegação de desconhecimento das condições para a instalação.


Na oportunidade, anexo cópia da planta baixa do local de execução, bem como planilha com a especificação da localização dos aparelhos. Assevero que em eventual desconformidade na descrição dos objetos entre a presente planilha e o edital, prevalecerá a disposição do instrumento convocatório.

Porto Alegre-RS, 16 de abril de 2014.



CAUÊ ARDENGHI BIEDACHA  
Pregoeiro

**AUDITÓRIO 55 LUGARES**

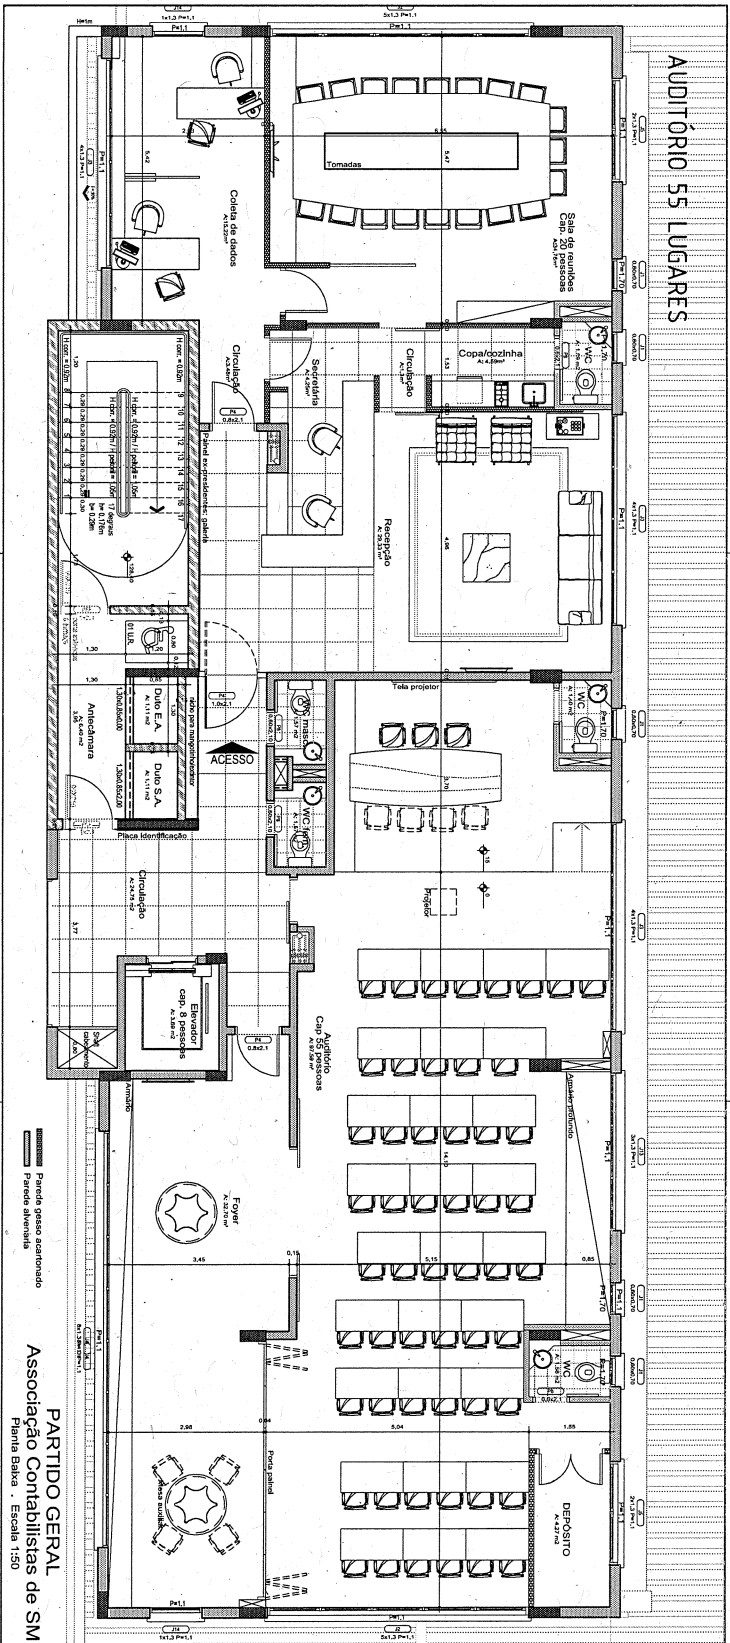

Paredes vidro acromovido  
 Paredes alvenaria

**PARTIDO GERAL**  
**Associação Contabilistas de SM**  
 Planta Básica - Escala 1:50



AROFIT - Estúdio de Arquitetura e Soluções - www.arofit.com.br - fernandogre@arofit.com.br  
 Rua Santa Helena, 311 - Centro, 55.060-200 - Fone: (51) 3093-5555 - Fax: (51) 3093-5555

**SALA COMERCIAL**

responsável: \_\_\_\_\_  
 responsável: \_\_\_\_\_  
 colaborador: \_\_\_\_\_  
 cliente: Associação dos profissionais da contabilidade de Santa Helena  
 projeto: ARQUITETURA DE INTERIORES DE SALA COMERCIAL  
 endereço: ALAMEDA BIENOS AERES, Nº298, 3º ANDAR  
 desenhado: PLANTA BÁSICA - partido geral (lítico em 27/08/13)  
 escala: 1:50 data: 06/09/2013 projeto: 01/01

ESPECIFICAÇÃO DE APARELHOS DE AR CONDICIONADO TIPO SPLIT

Cliente: Associação dos Profissionais da Contabilidade de Santa Maria

Local/ ambiente	Especificação/ Voltagem	Quantidade	Características
		Capacidade	
Espera/ recepção/ secretárias	Split 18 mil BTUs Reverso Linha INVERTER Techno. 220V.	1	Tecnologia Inverter Classificação energética "A" Gás ecológico R410a Função auto-limpeza Função siga-me Função ECO
		18.000 BTUs	
Reuniões	Split 18 mil BTUs Reverso Linha INVERTER Techno. 220V.	2	Função siga-me Função ECO
		18.000 BTUs	
Coleta de dados	Split 12 mil BTUs Reverso Linha INVERTER Techno. 220V.	1	Tecnologia Inverter Classificação energética "A" Gás ecológico R410a Função auto-limpeza Função siga-me Função ECO
		12.000 BTUs	
Auditório	Split 30 mil BTUs Reverso. 220V.	3	Sistema especial de tripla filtragem Função Dormir (modo SLEEP). Função Swing.
		30.000 BTUs	
Foyer	Split 24 mil BTUs Reverso Linha ECOturbo. 220V.	1	Gás ecológico R410a Função auto-limpeza Função siga-me Função ECO
		24.000 BTUs	
Depósito/ sala <i>no-break</i>	Split 9 mil BTUs Frio Linha INVERTER Techno. 220V.	1	Tecnologia Inverter Classificação energética "A" Gás ecológico R410a Função auto-limpeza Função siga-me Função ECO
		9.000 BTUs	